

Ad 5)

E62. 2

**Biuro Obsługi Inwestycji Budowlanych
„MAR-INWEST”
08-400 Garwolin, ul. St. Moniuszki 21
Tel. 502 231 464; e-mail: volter.mk@interia.pl**


TYTUŁ: Inwentaryzacja budowlana budynku Urzędu Miasta w Garwolinie

INWESTOR: MIASTO GARWOLIN
08-400 Garwolin, ul. Staszica 15,

LOKALIZACJA : 08-400 Garwolin, ul. Staszica 15





OPRACOWAŁ

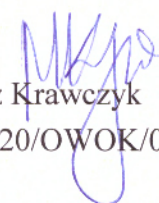
mgr inż. Mariusz Krawczyk
Upr.bud. MAZ/0320/OWOK/06

Garwolin, grudzień 2011

egzemplarz 1
przebrano do archiwum

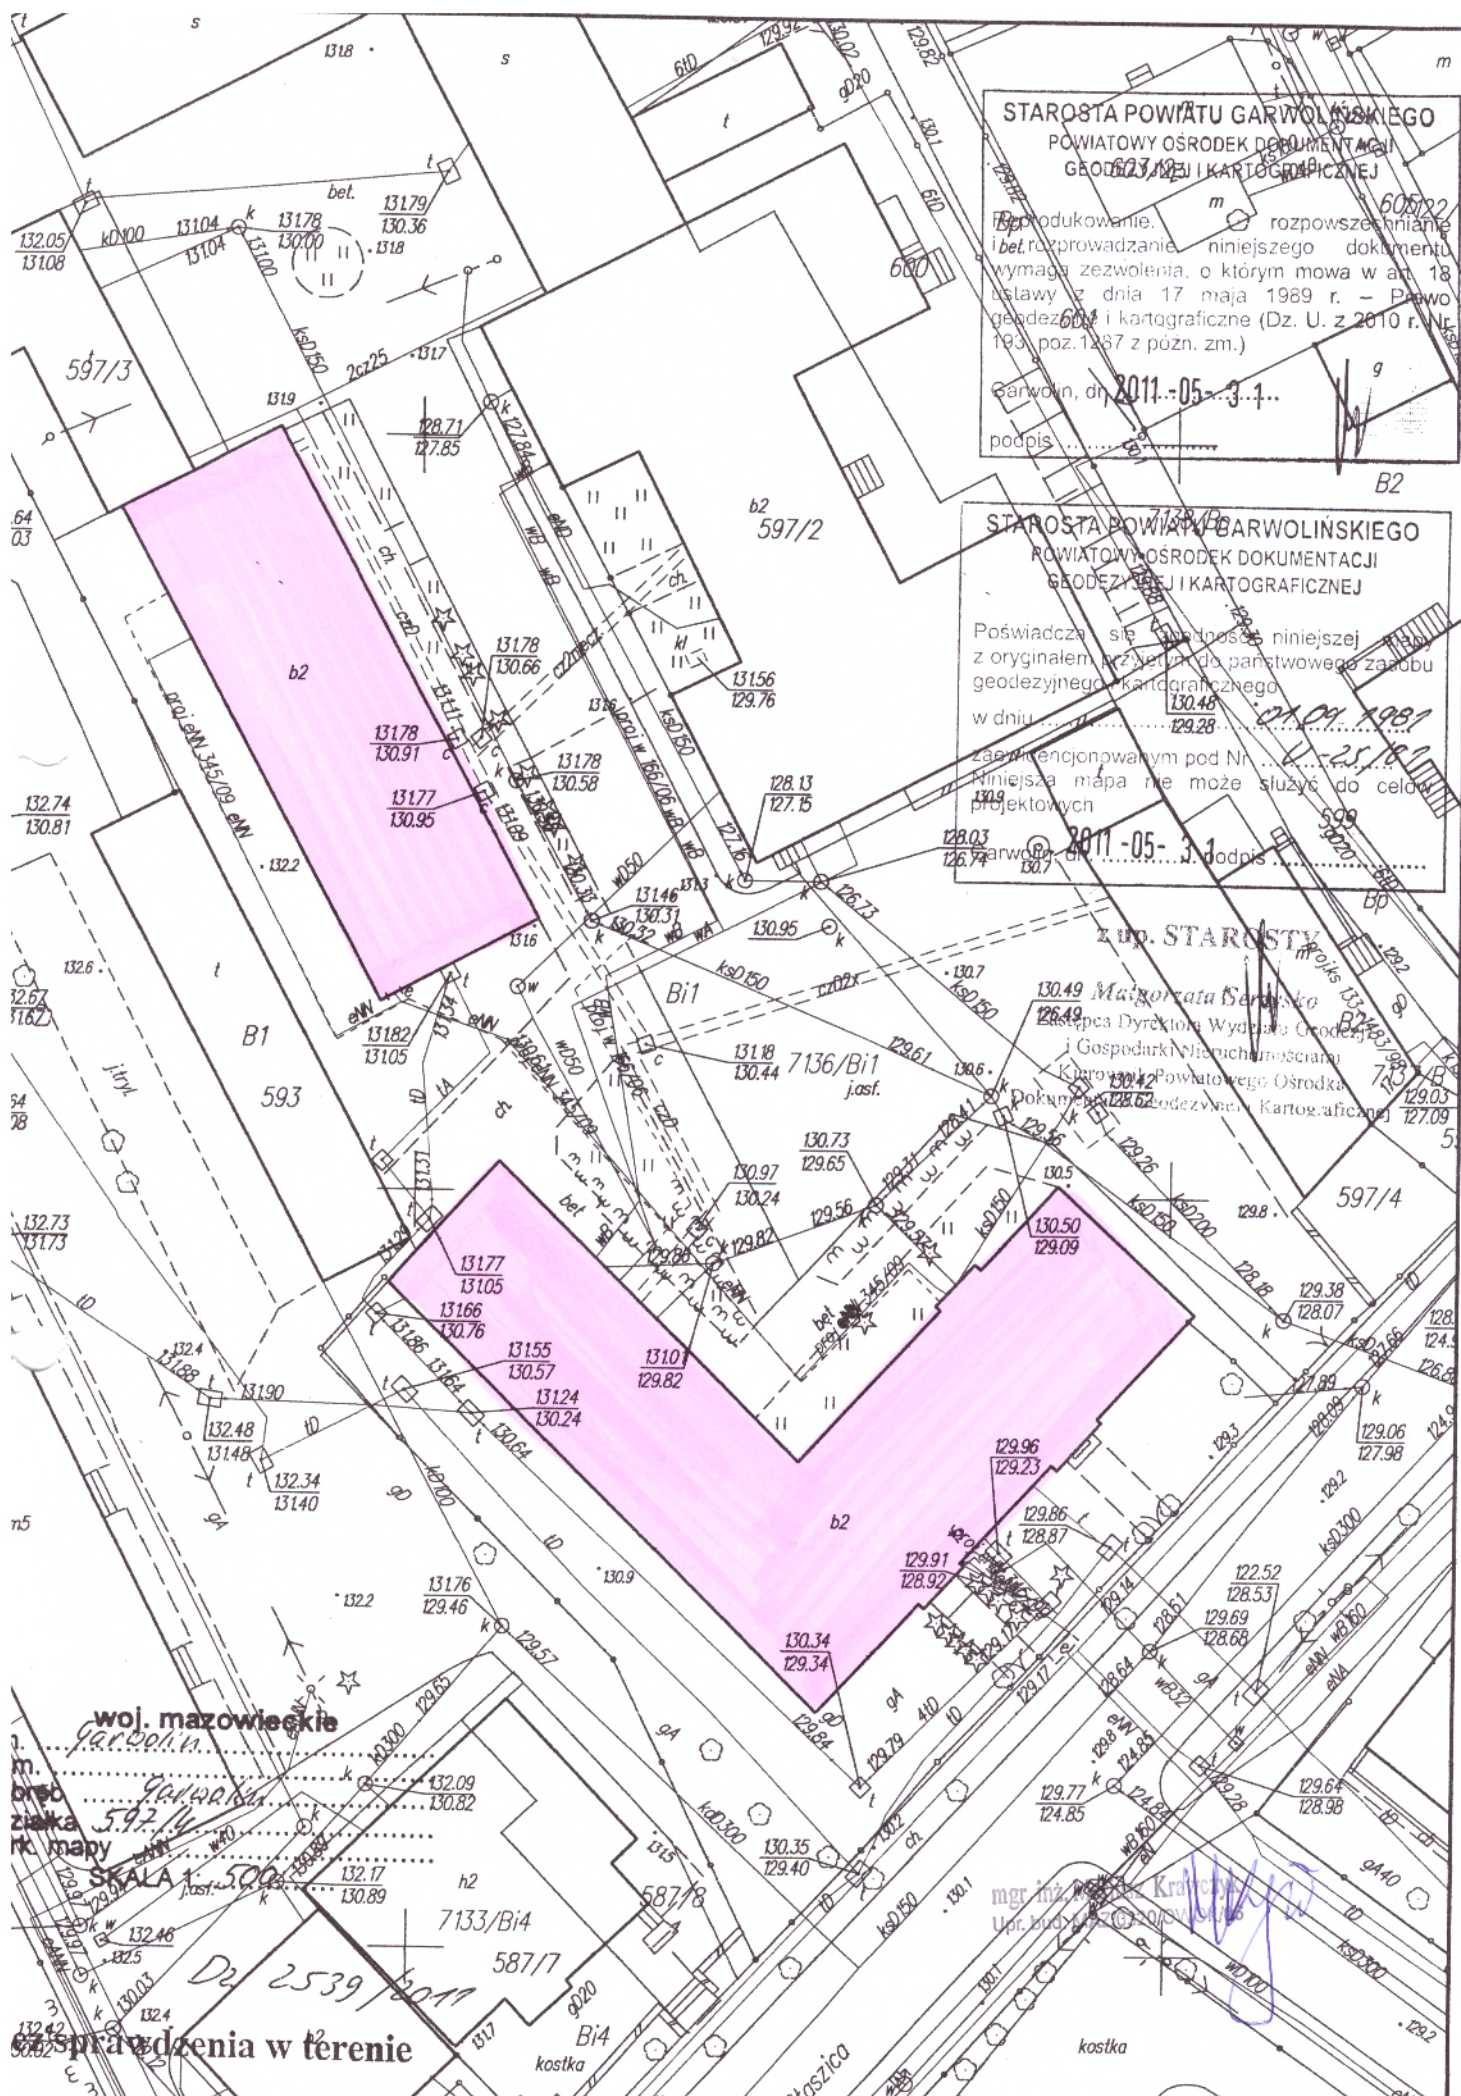

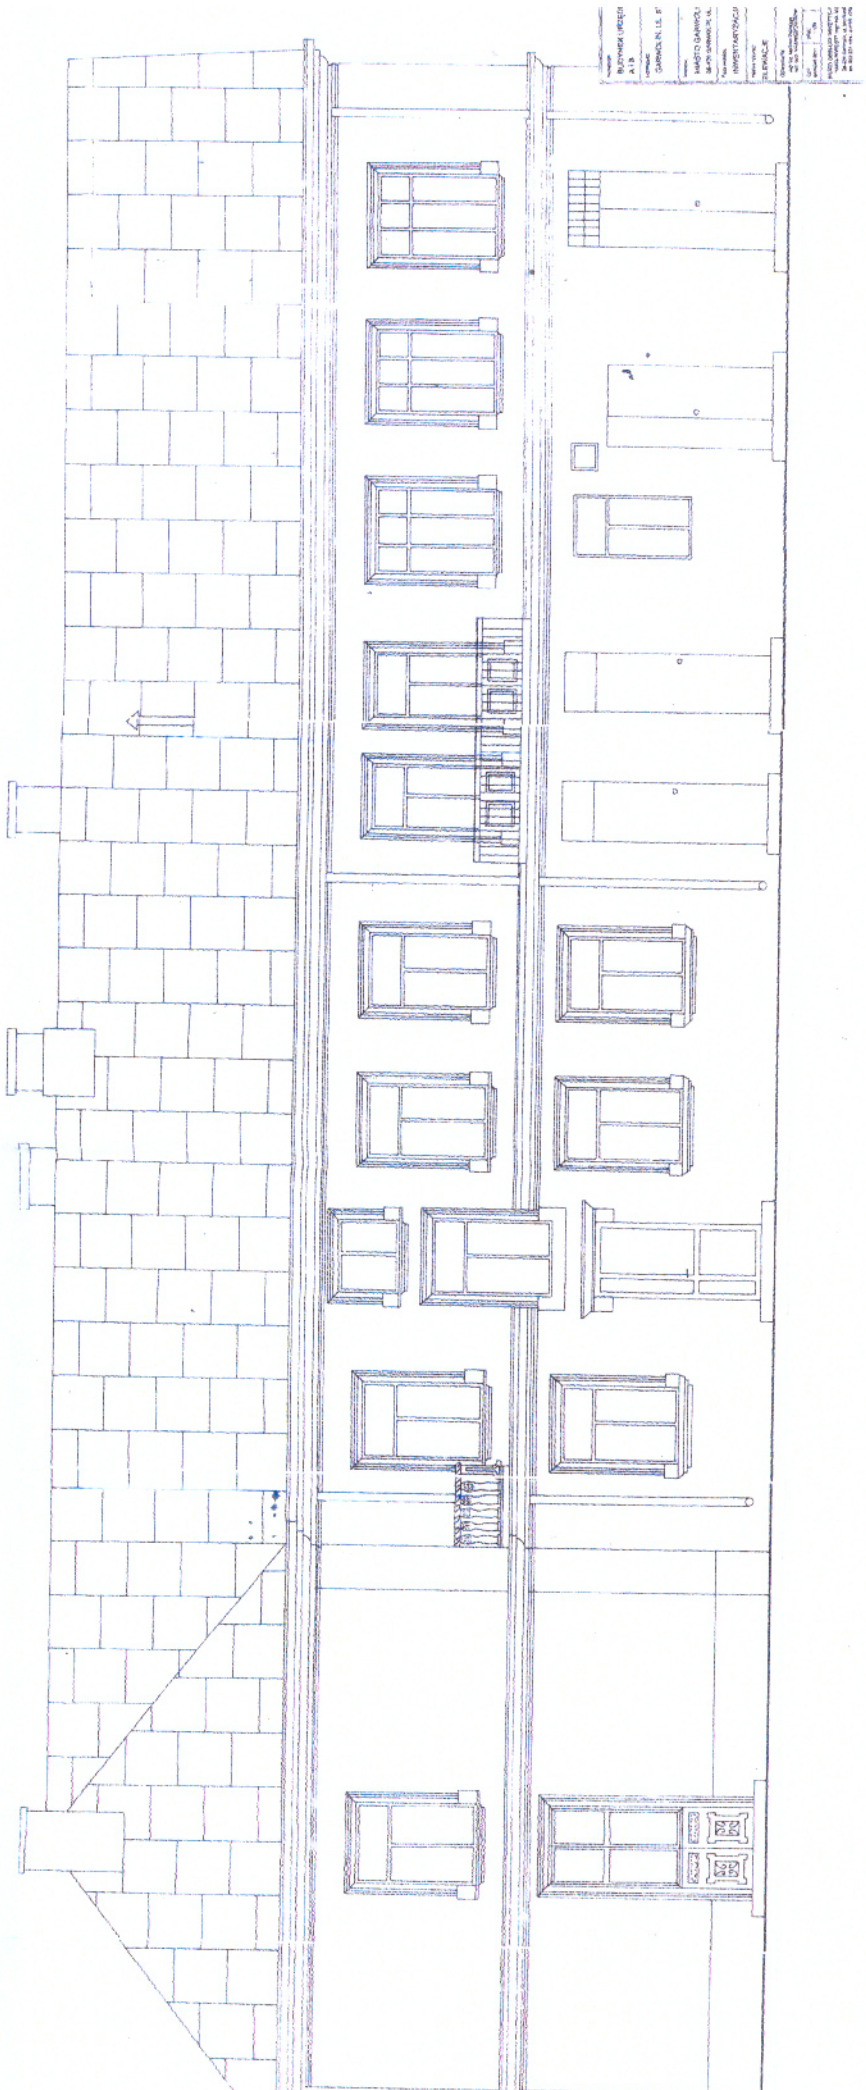

Architect: [illegible]
Date: [illegible]
Project: [illegible]
Sheet: [illegible]
Scale: [illegible]
Notes: [illegible]


ELEWACJA SZCZYTOWA WSCHODNIA skala 1:50



Nazwa obiektu:			
BUDYNEK URZĘDU MIASTA			
A.1.B			
Lokalizacja:			
GARWOLIN, UL. STASZICA 15			
Inwestor:			
MIASTO GARWOLIN			
08-400 GARWOLIN, UL. STASZICA 15			
Tytuł projektu:			
INWENTARYZACJA			
Nazwa projektu:			
ELEWACJE			
Opis projektu:			
mgr inż. Mariusz Krawczyk			
tel. 502 201 201, 502 201 202			
data:	skala:	strona:	zł.
grudzień 2011	1:50	1/1	1,0
BUDOWA ODRĘBYNIA PRZETECZKI BUDOWLANEJ			
WARTOŚĆ PRZETECZKI: mgr inż. Mariusz Krawczyk			
08-400 Garwolin, ul. Staszica 15			
tel. 502 201 201, e-mail: walter.m@krawczyk.pl			

RZUT PARTERU 1:100

INSTALACJA ELEKTRYCZNA

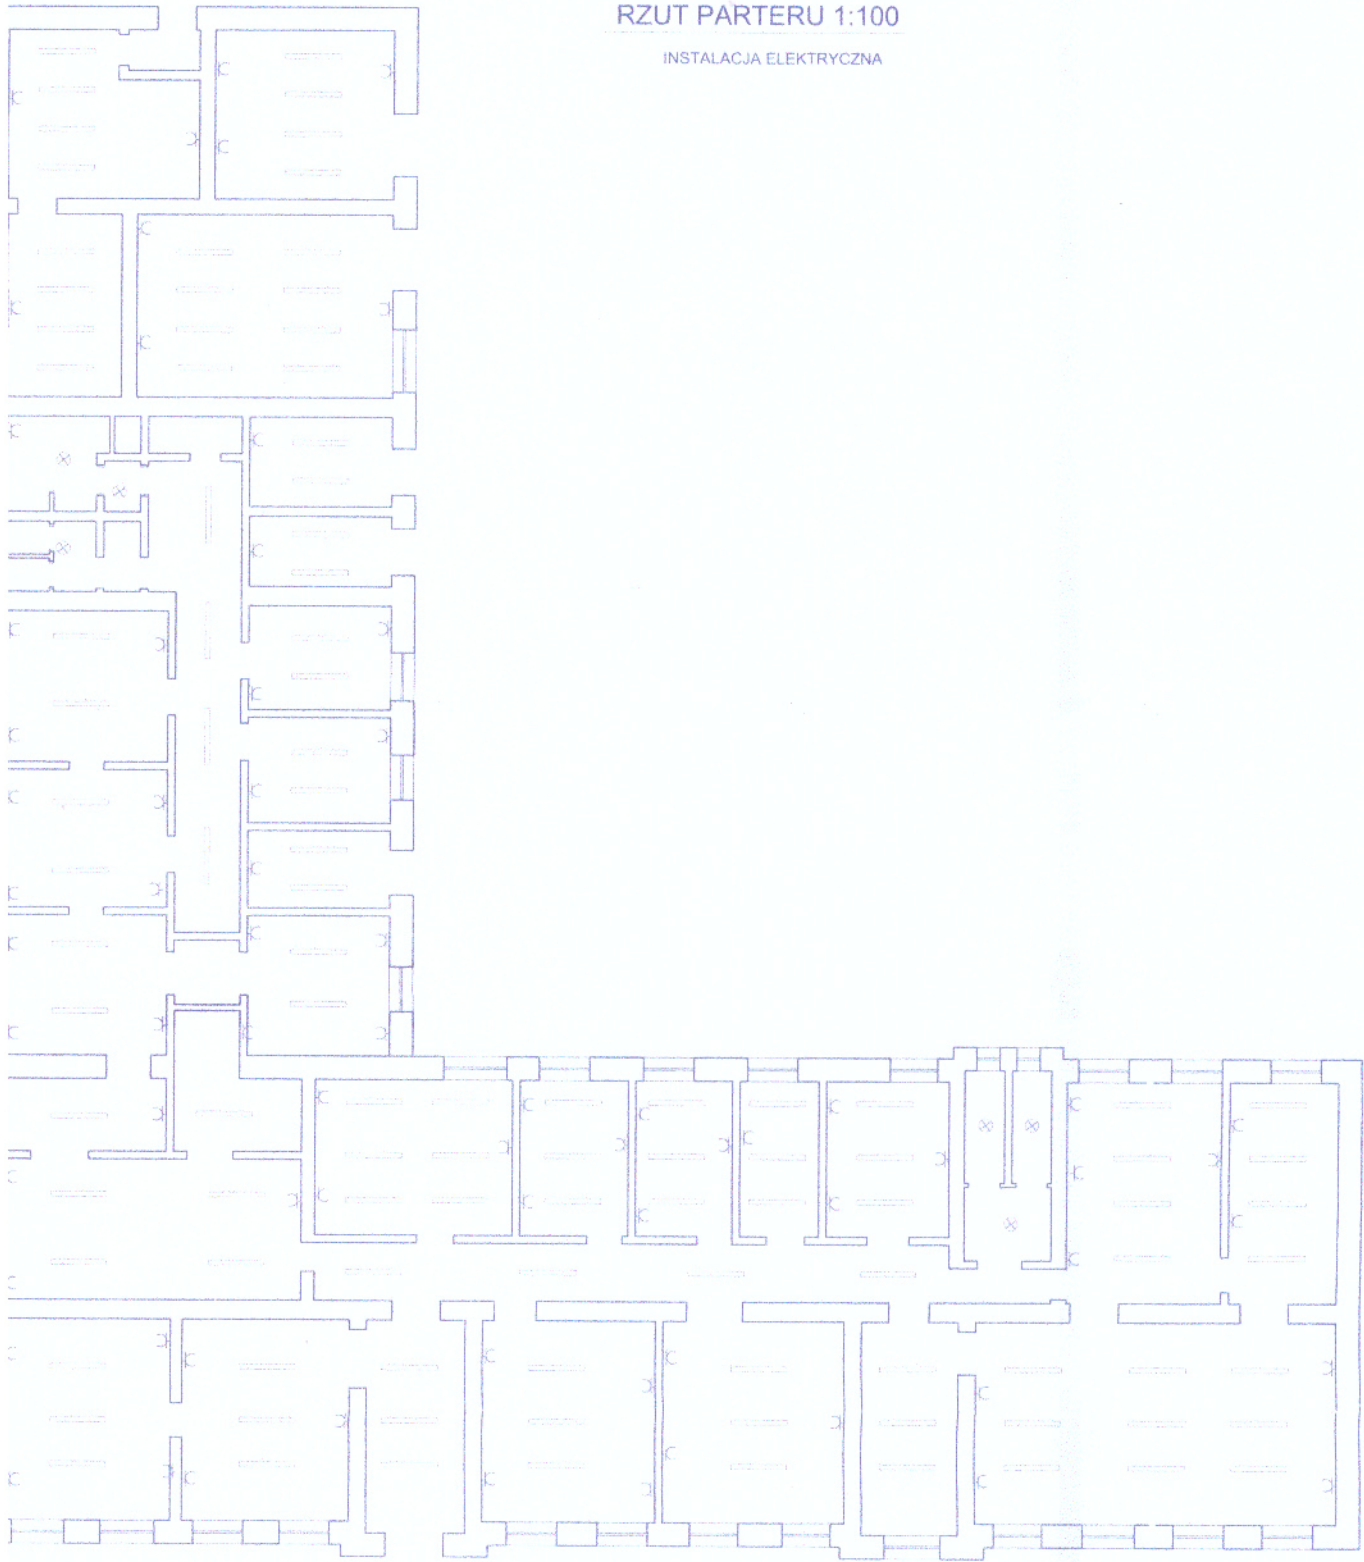


- ŚWIATŁO WTYKOWE
- ⊗ LAMPY ŚWIETŁOWODOWE
- ⊗ LAMPY ŚWIETLIKOWE

Nazwa obiektu	
BUDYNEK URZĘDU MIASTA NR A	
Lokalizacja	
ul. nr ewid. 59714 W GARWOLINIE	
Inwestor	
MIASTO GARWOLIN 08-400 GARWOLIN, UL. STASZICA 15	
Faza projektu	
INWENTARYZACJA	
Zakres robót	
RZUT PARTERU - inst. elektr.	
Opis wykonania	
Projektant	
mgr inż. Marek Krawczyk ul. Rynek 1000000000	
Data	
projekt 2017 rok 1:100	
GŁÓWNY INŻYNIER PROJEKTU (ZATWIERDZENIE)	
mgr inż. Marek Krawczyk ul. Rynek 1000000000 tel. 502 231 140, e-mail: m.krawczyk@wp.pl	

RZUT PIĘTRA 1:100

INSTALACJA ELEKTRYCZNA

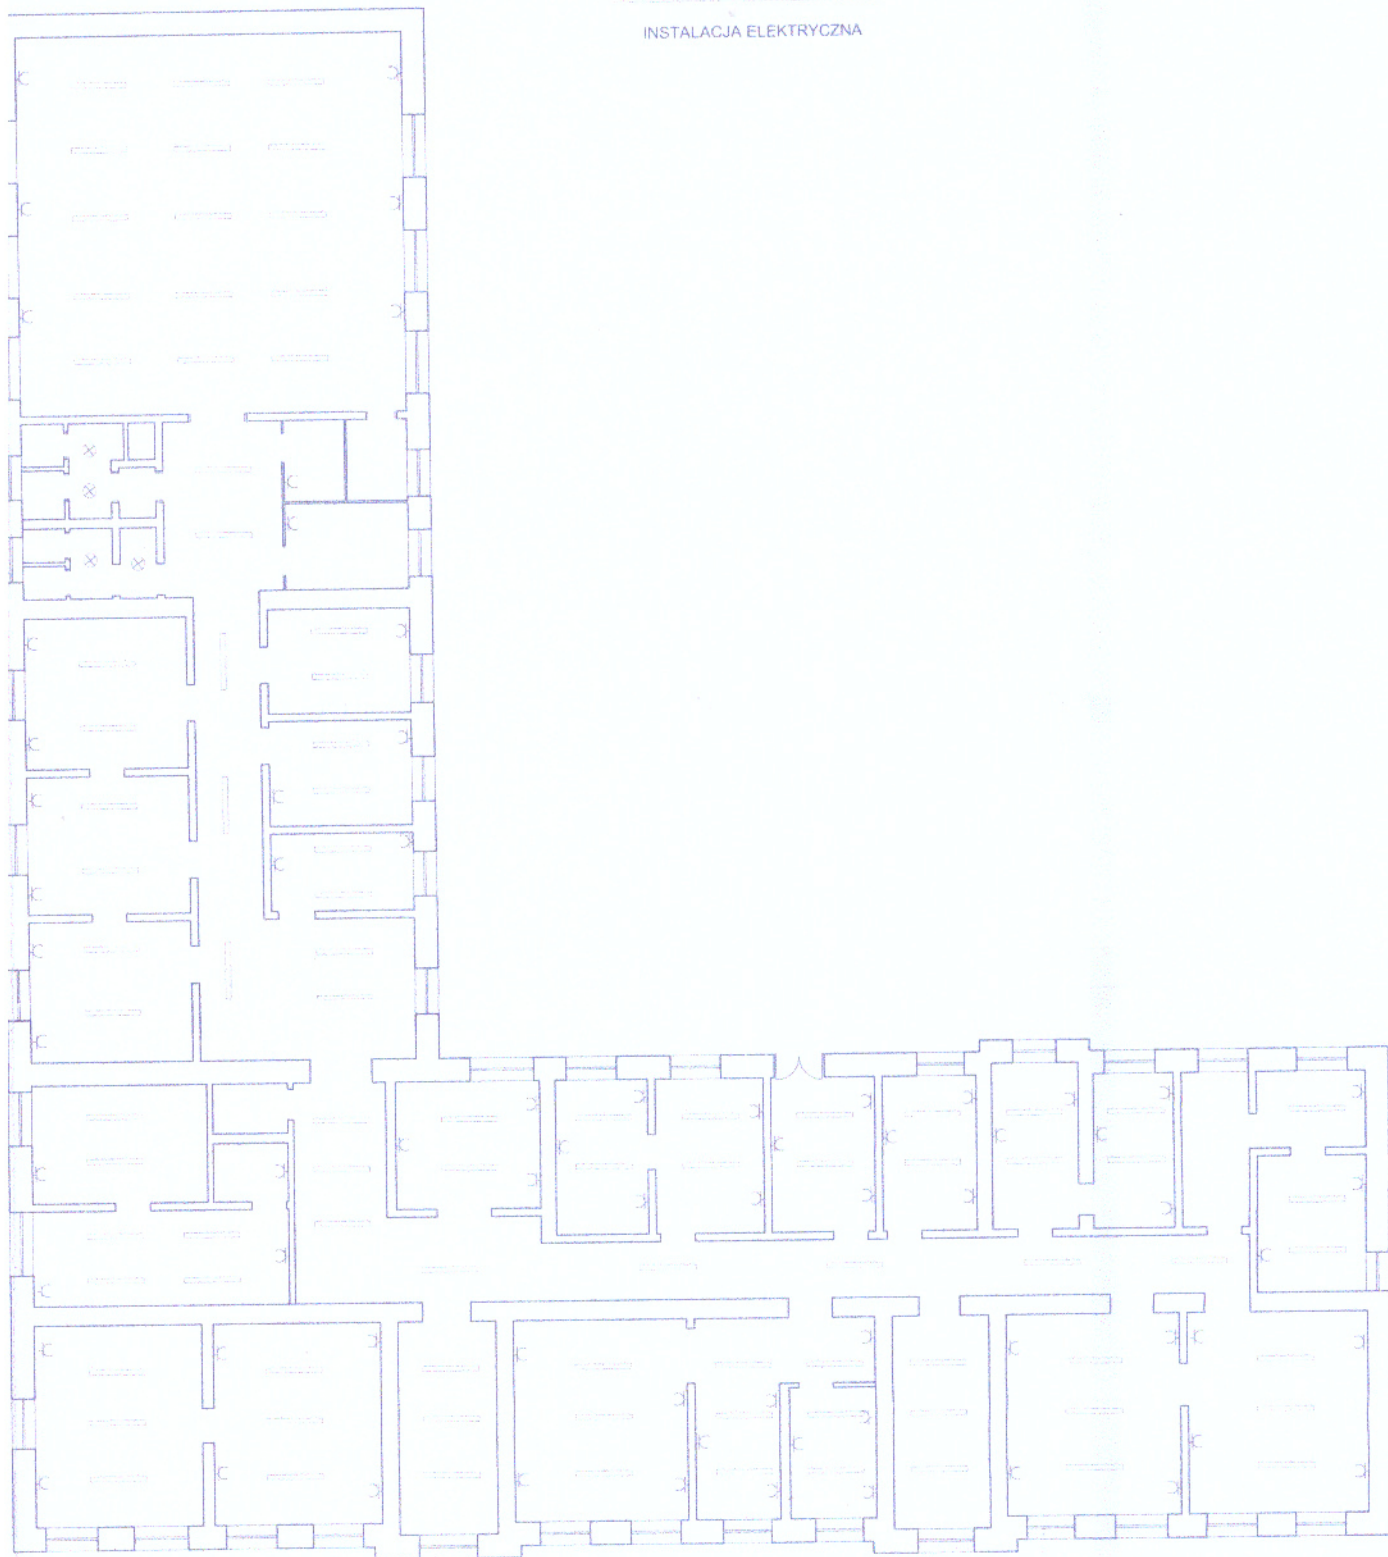


-  Gniazdo elektryczne
-  Przew. światłowodowy
-  Gniazdo osłonięte

Nazwa obiektu: BUDYNEK URZĘDU MIASTA	
Lokalizacja: ul. Piłsudskiego 107/108 W GARDOLINIE	
Inwestor: MIASTO GARDOLIN 08-400 GARDOLIN, UL. STASIECA 19	
Projektant: INWENTARYZACJA	
Nazwa rysunku: RZUT PIĘTRA - inst. elektr.	
Projektant: mgr inż. Marek Kucharski ul. Piłsudskiego 107/108 08-400 Gardolin tel. 012 231 400, e-mail: m.kucharski@wp.pl	
Data: 01.01.2011	
Skala: 1:100	
Inwentaryzacja: ul. Piłsudskiego 107/108, Gardolin tel. 012 231 400, e-mail: m.kucharski@wp.pl	

RZUT PARTERU 1:100


INSTALACJA C.O.

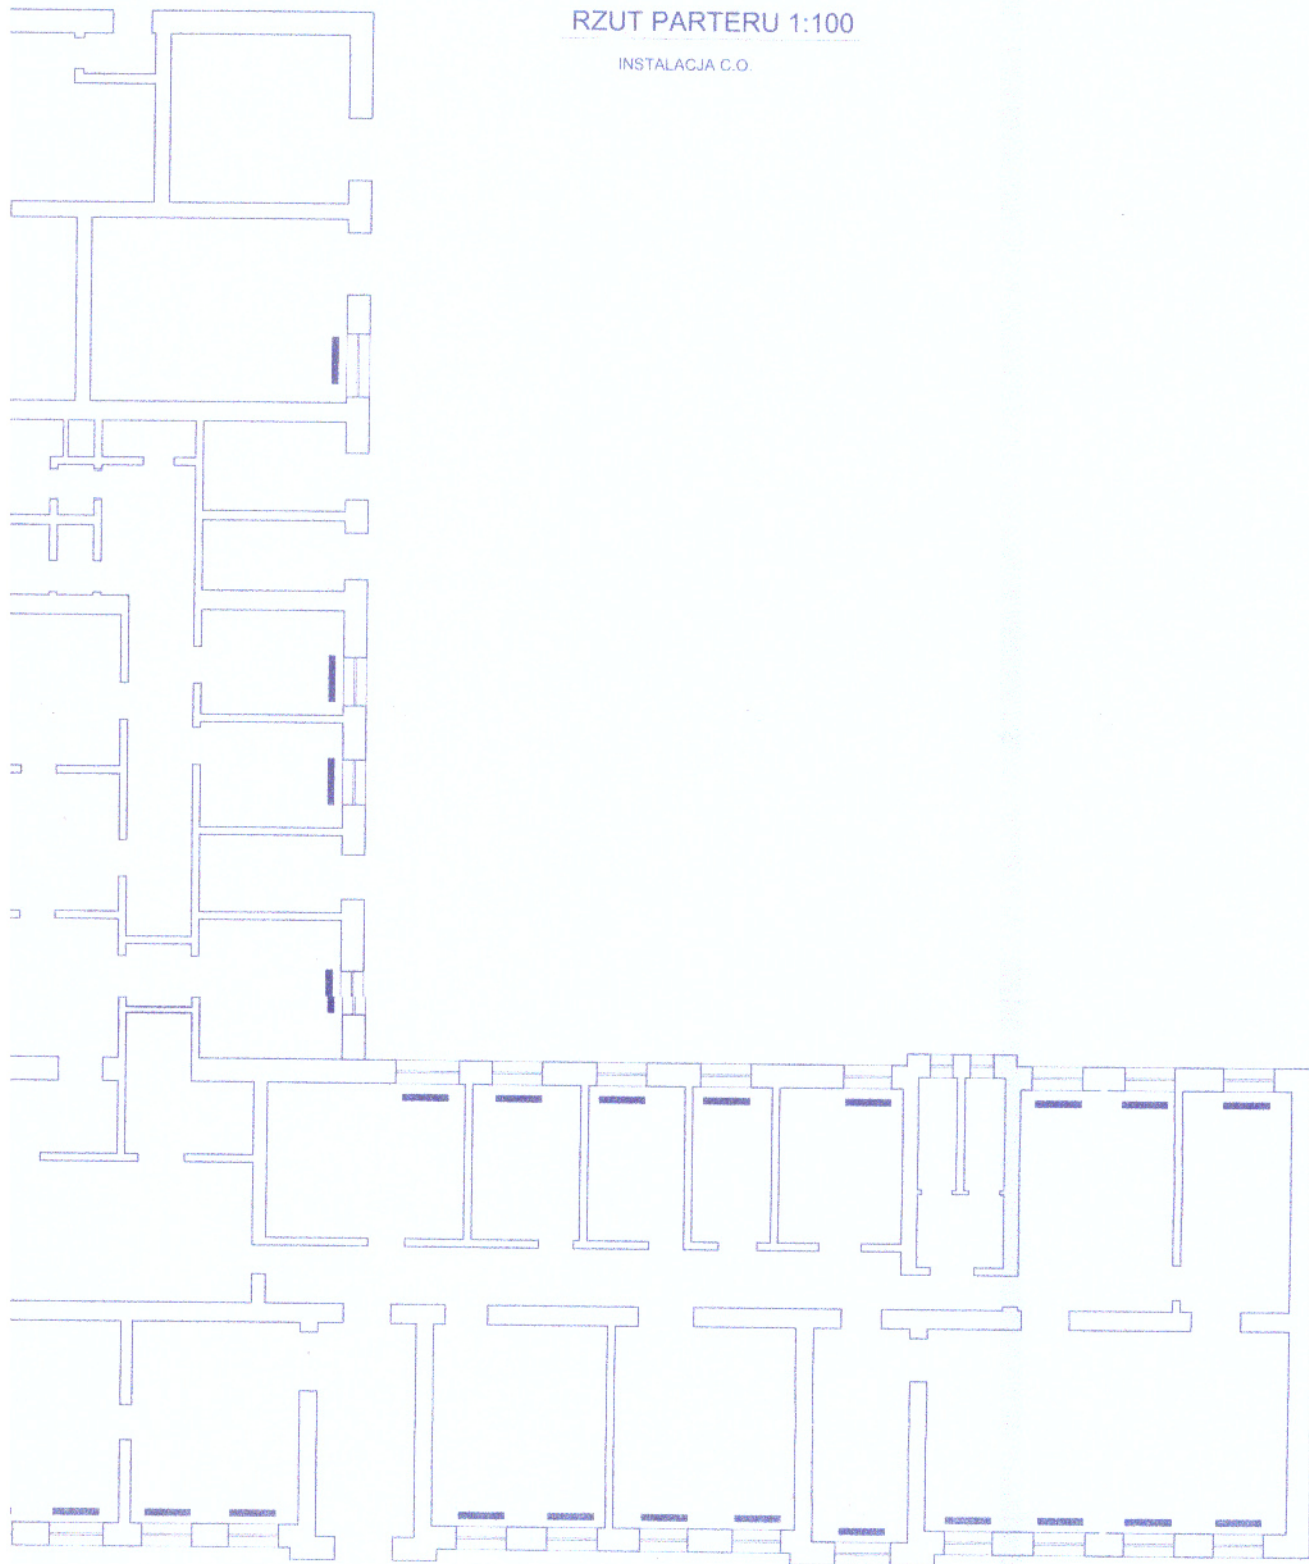

GRZEBAK PŁYTKOWY


Nazwa obiektu	
BUDYNEK URZĘDU MIASTA NR A	
Lokalizacja	
dz. nr ewid. 597/4 W GARIWOLINIE	
Miejscowość	
MIASTO GARIWOLIN 08-400 GARIWOLIN, UL. STASICA 15	
Nazwa projektu	
INWENTARYZACJA	
Nazwa planu	
RZUT PARTERU - inst. c.o.	
Opis projektu	
mgr inż. Marcin Krawczyk mgr inż. Marcin Krawczyk	
Data	Wzrost
01.01.2011	1.100
BUDOWA OBIEKTU INWENTYKACJA BUDOWLANA "BUDOWA" mgr inż. Marcin Krawczyk Wzrost: 1.100, Wzrost: 1.100, Wzrost: 1.100	

INSTALACJA C.O.

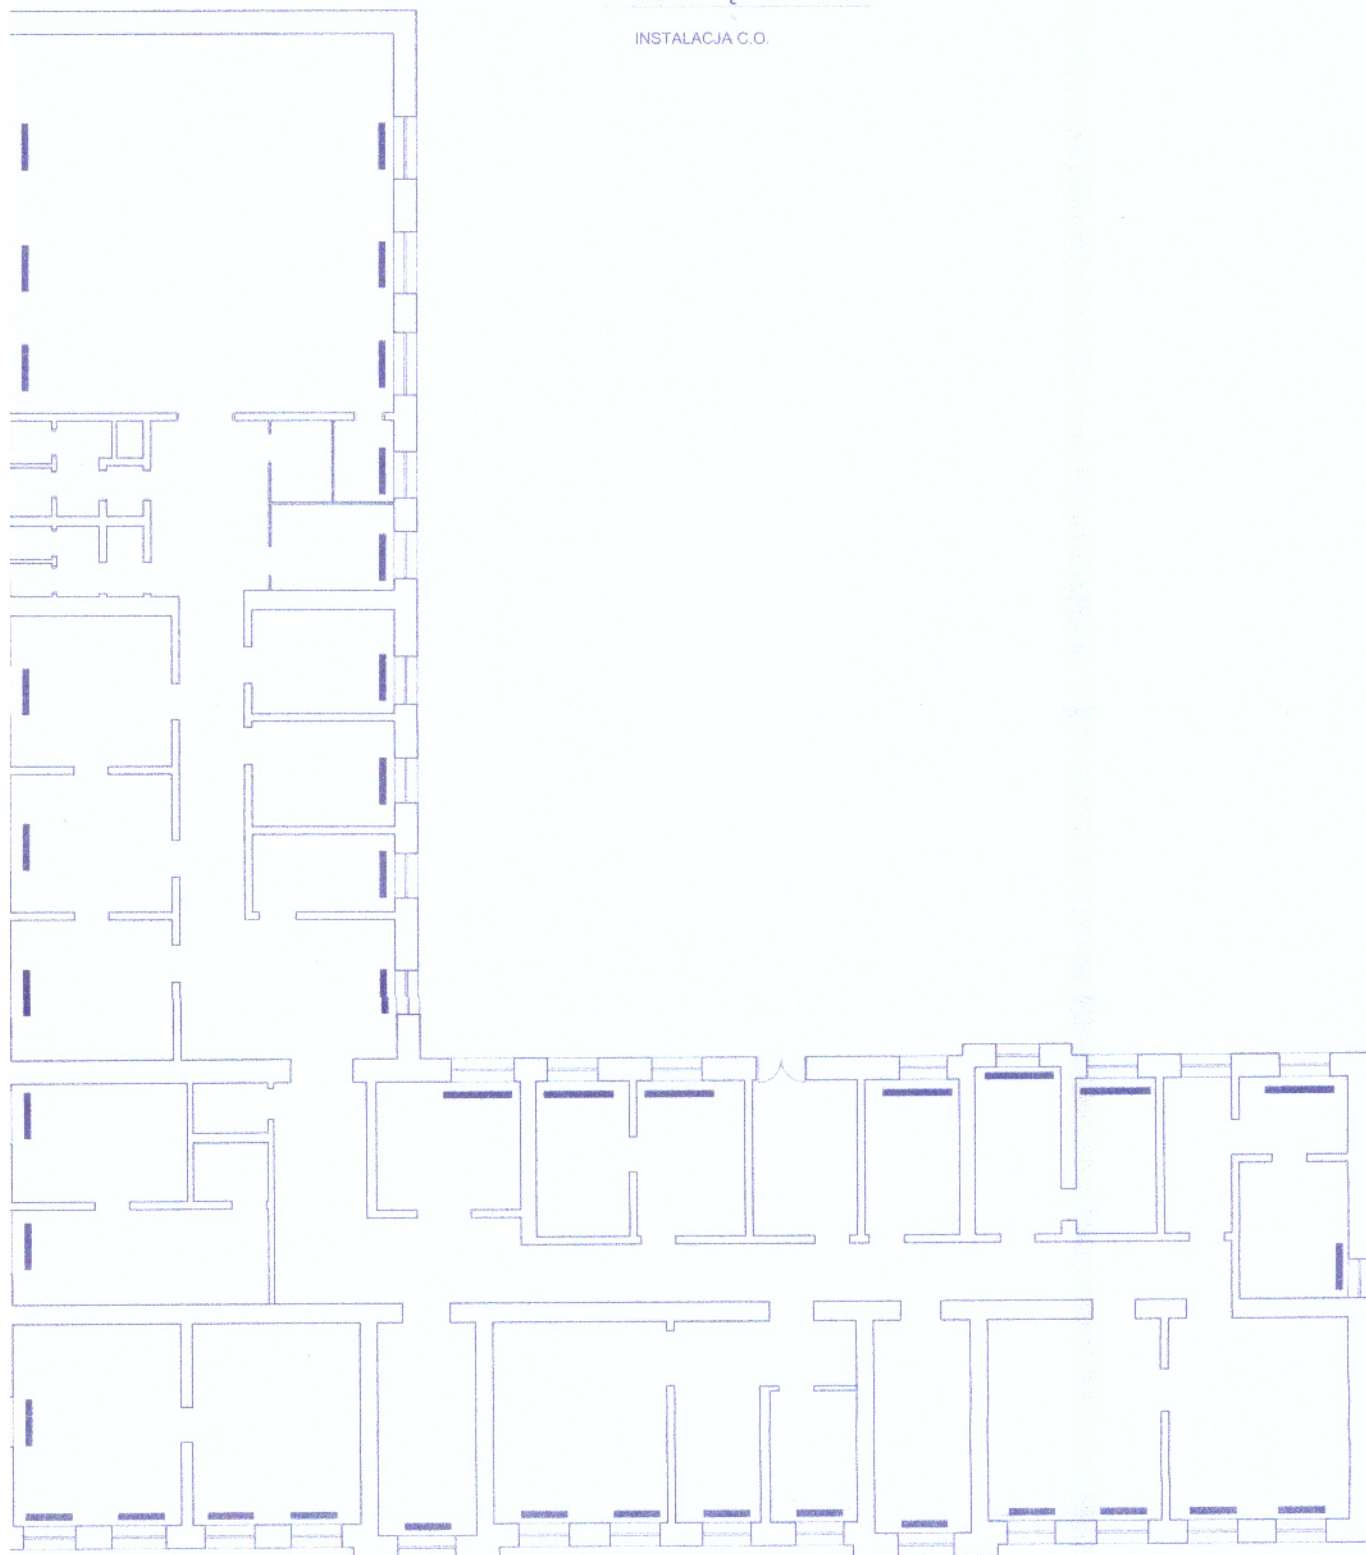[illegible]

RZUT PARTERU 1:100


INSTALACJA WOD-KAN

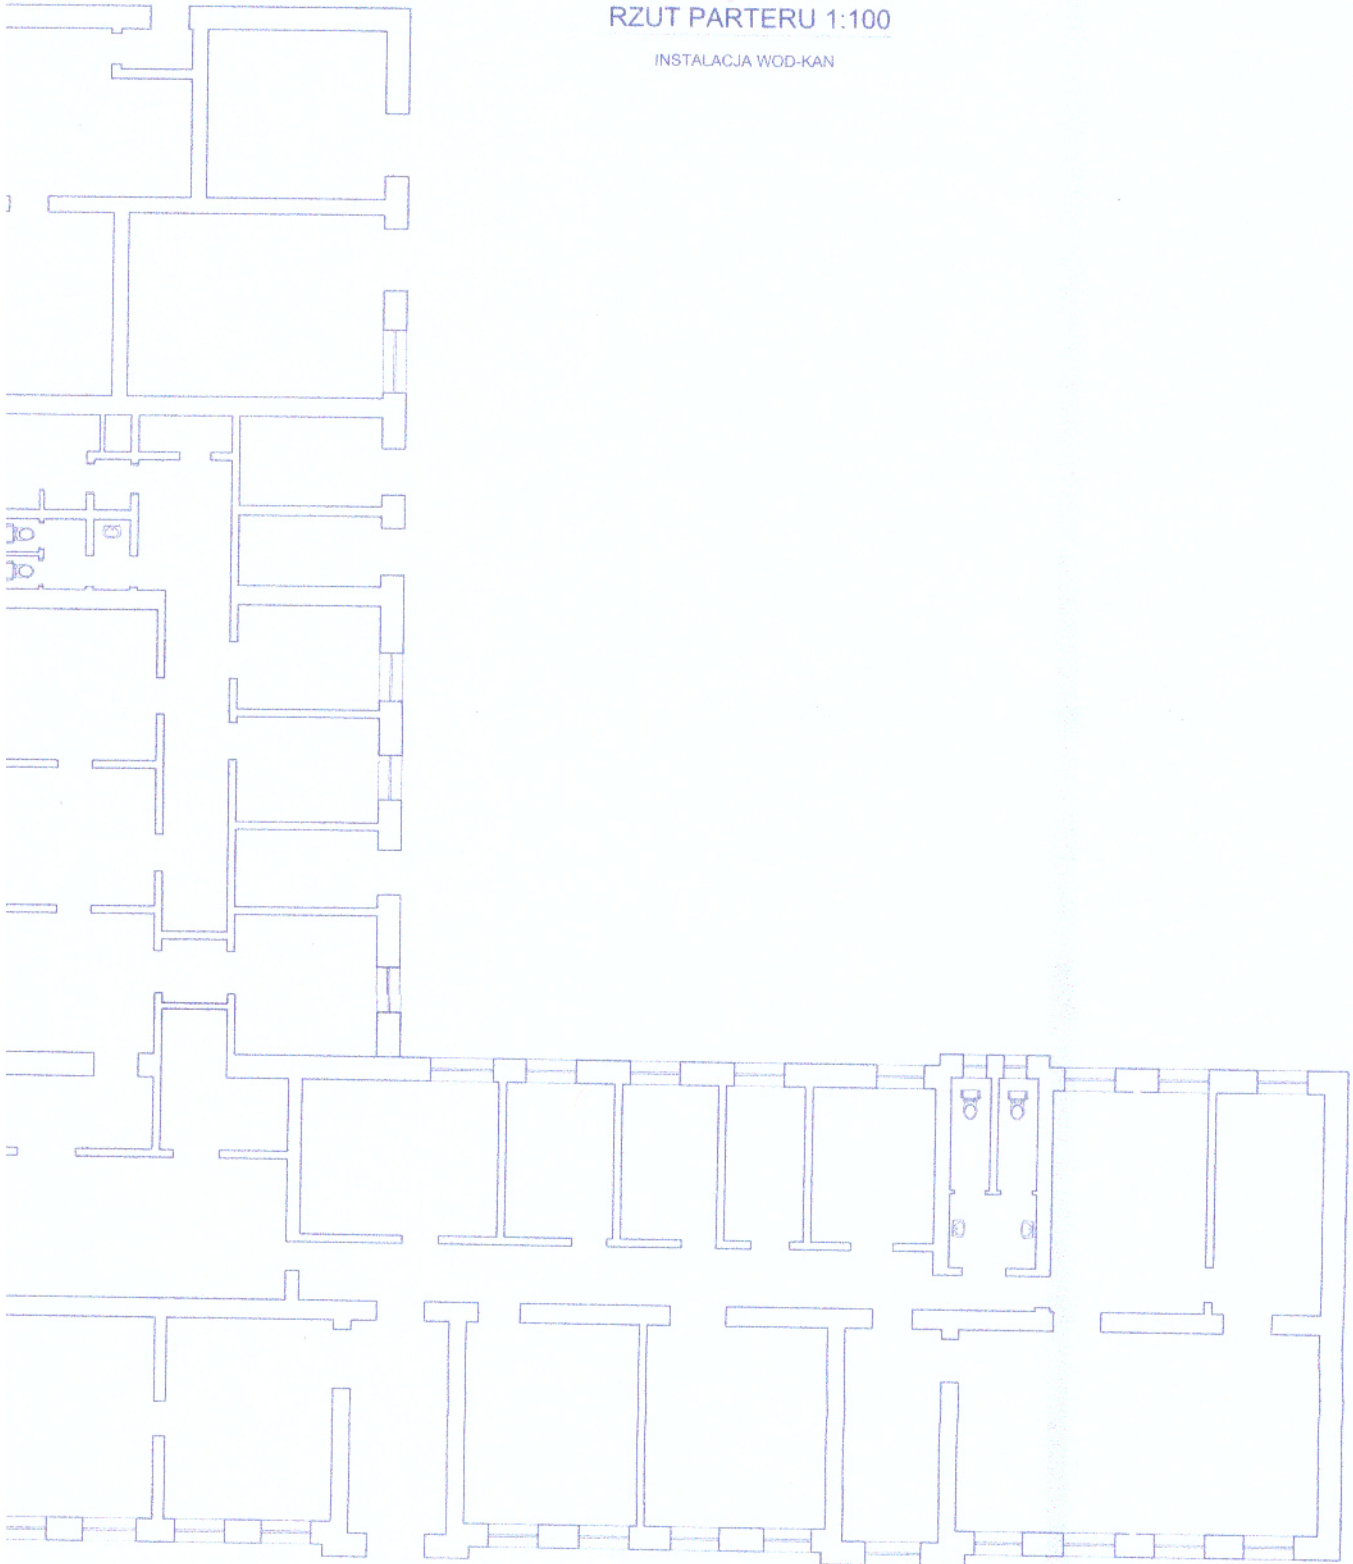

1:100
INSTALACJA

Nazwa obiektu	
BUDYNEK URZĘDU MIASTA NR A	
Lokalizacja	
dz. nr ewid. 5674 W GĄRWOLINIE	
Miejscowość	
MIASTO GĄRWOLIN 28-400 GĄRWOLIN, UL. STARSZYSTA 15	
Funkcja obiektu	
INWENTARYZACJA	
Nazwa projektu	
RZUT PARTERU - inst. wod-kan	
Opis wykonania	
mgr inż. Marcin Krawczyk ul. Świdzińska 10, 28-400 GĄRWOLIN	
data projektu 2011	data 1 lipca 2011
INWENTARYZACJA	
mgr inż. Marcin Krawczyk 28-400 GĄRWOLIN, ul. Świdzińska 10 tel. 502 211 100, e-mail: m.krawczyk@interia.pl	

INSTALACJA WOD-KAN

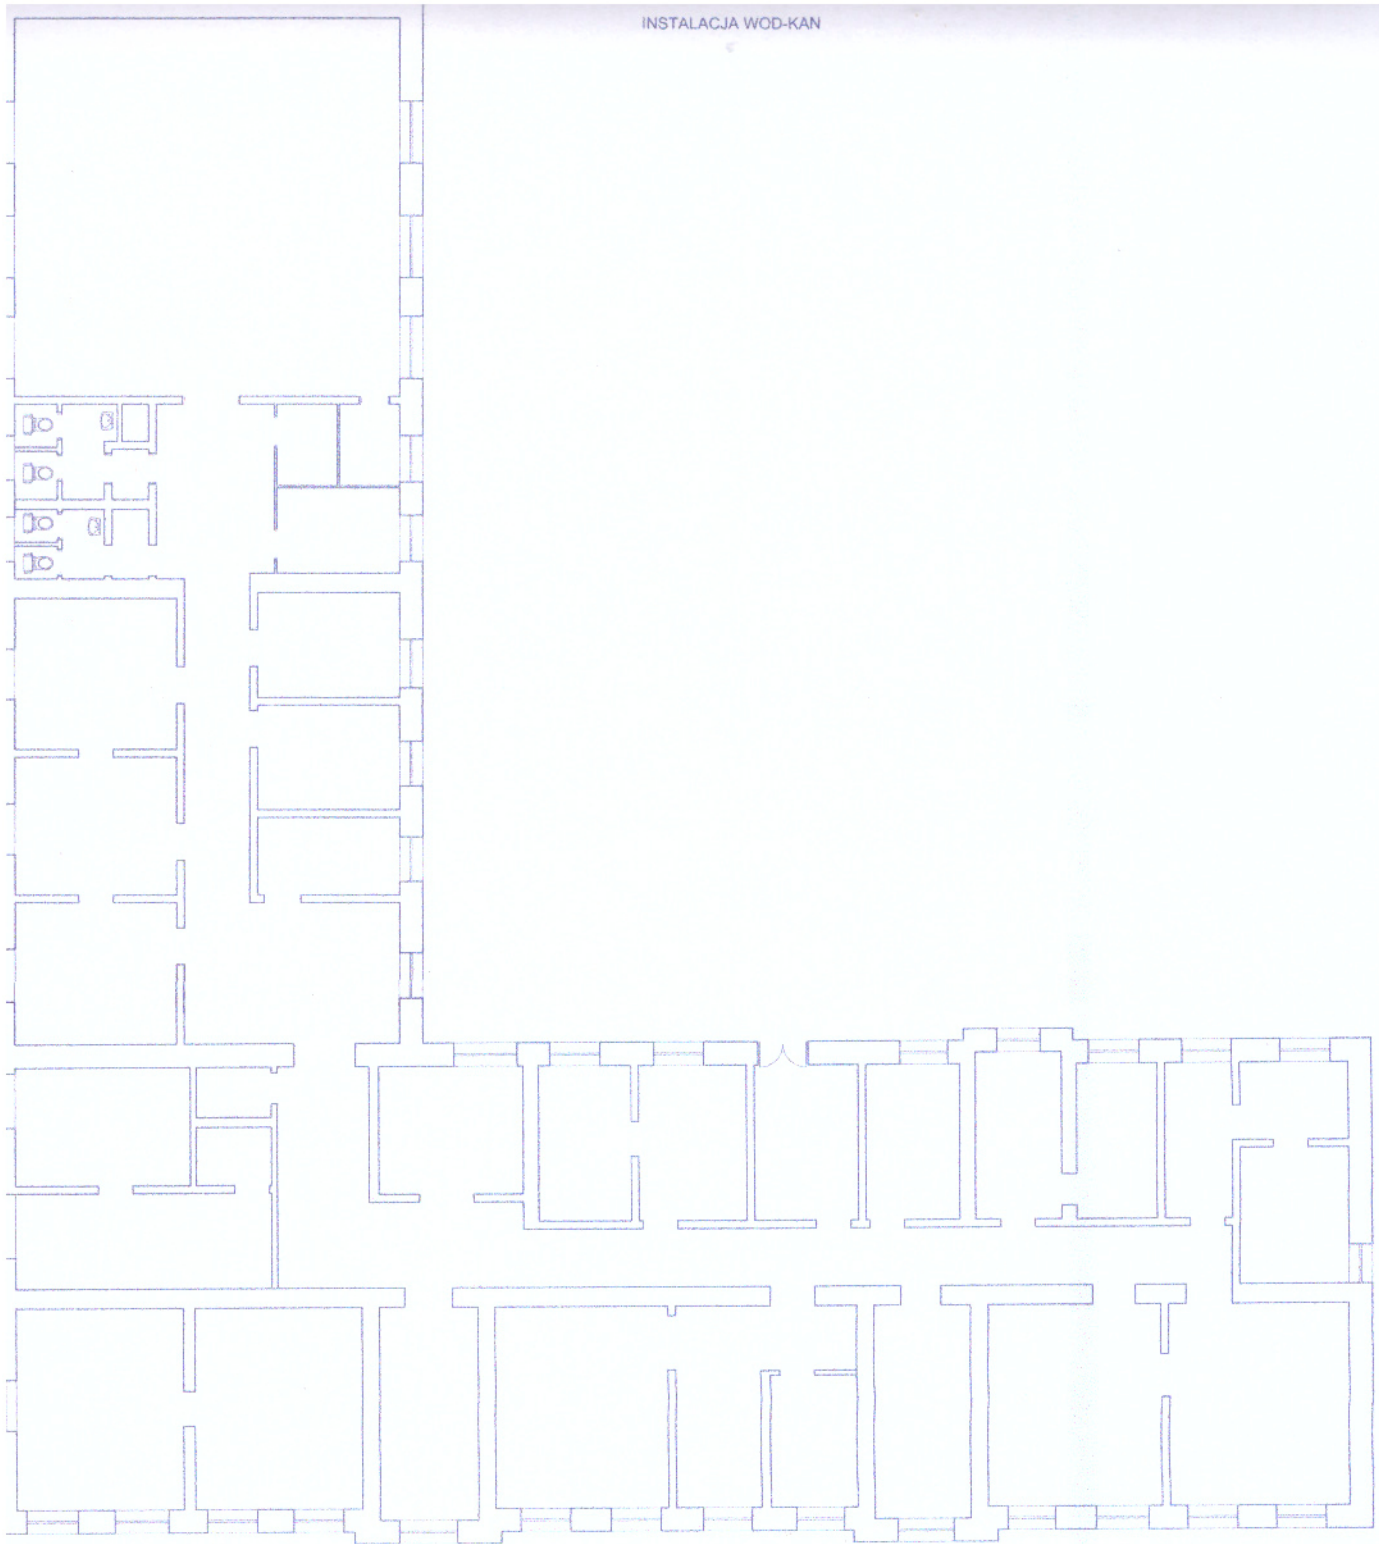

Nazwa obiektu:	
BUDYNEK URZĘDU MIASTA NR A	
Lokalizacja:	
dz. nr ewid. 5974 W GARBOLINIE	
Inwestor:	
MIASTO GARBOLIN 88-400 GARBOLIN, UL. STASZICA 18	
Faza projektu:	
INWENTARYZACJA	
Miejscowość:	
RZUT PIĘTRA - inst. wod-kan	
Opis rysunku:	
nazwisko i imię projektanta mgr inż. Andrzej Krawiec	
data 2024.03.21	
skala 1:100	
Projektant:	
BUREAU OŚCISŁOŚĆ INWENTYKACJA BUDOWLANA "OSCIŚL" sp. z o.o. z siedzibą w Gnieźnie ul. Kościuszki 10, 61-400 Gnieźno tel. 522 221 494, e-mail: biuro@osciśl.pl	