




RZUT PARTERU SKALA 1:100

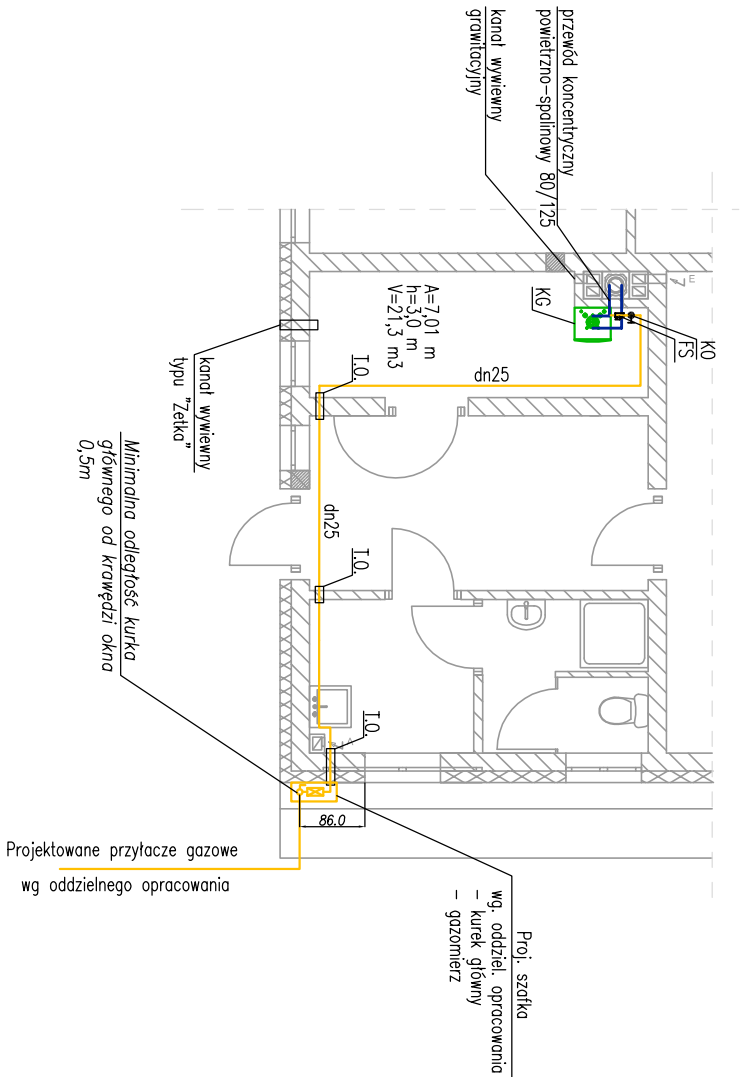

AKSONOMETRIA INSTALACJI GAZOWEJ

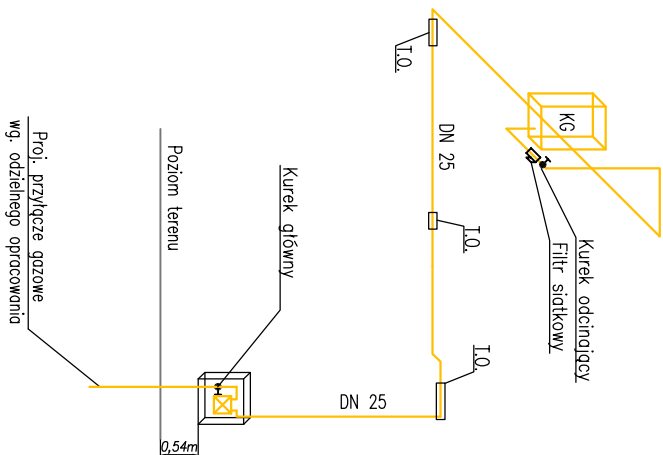

ELEWACJA POŁUDNIOWO-WSCHODNIA

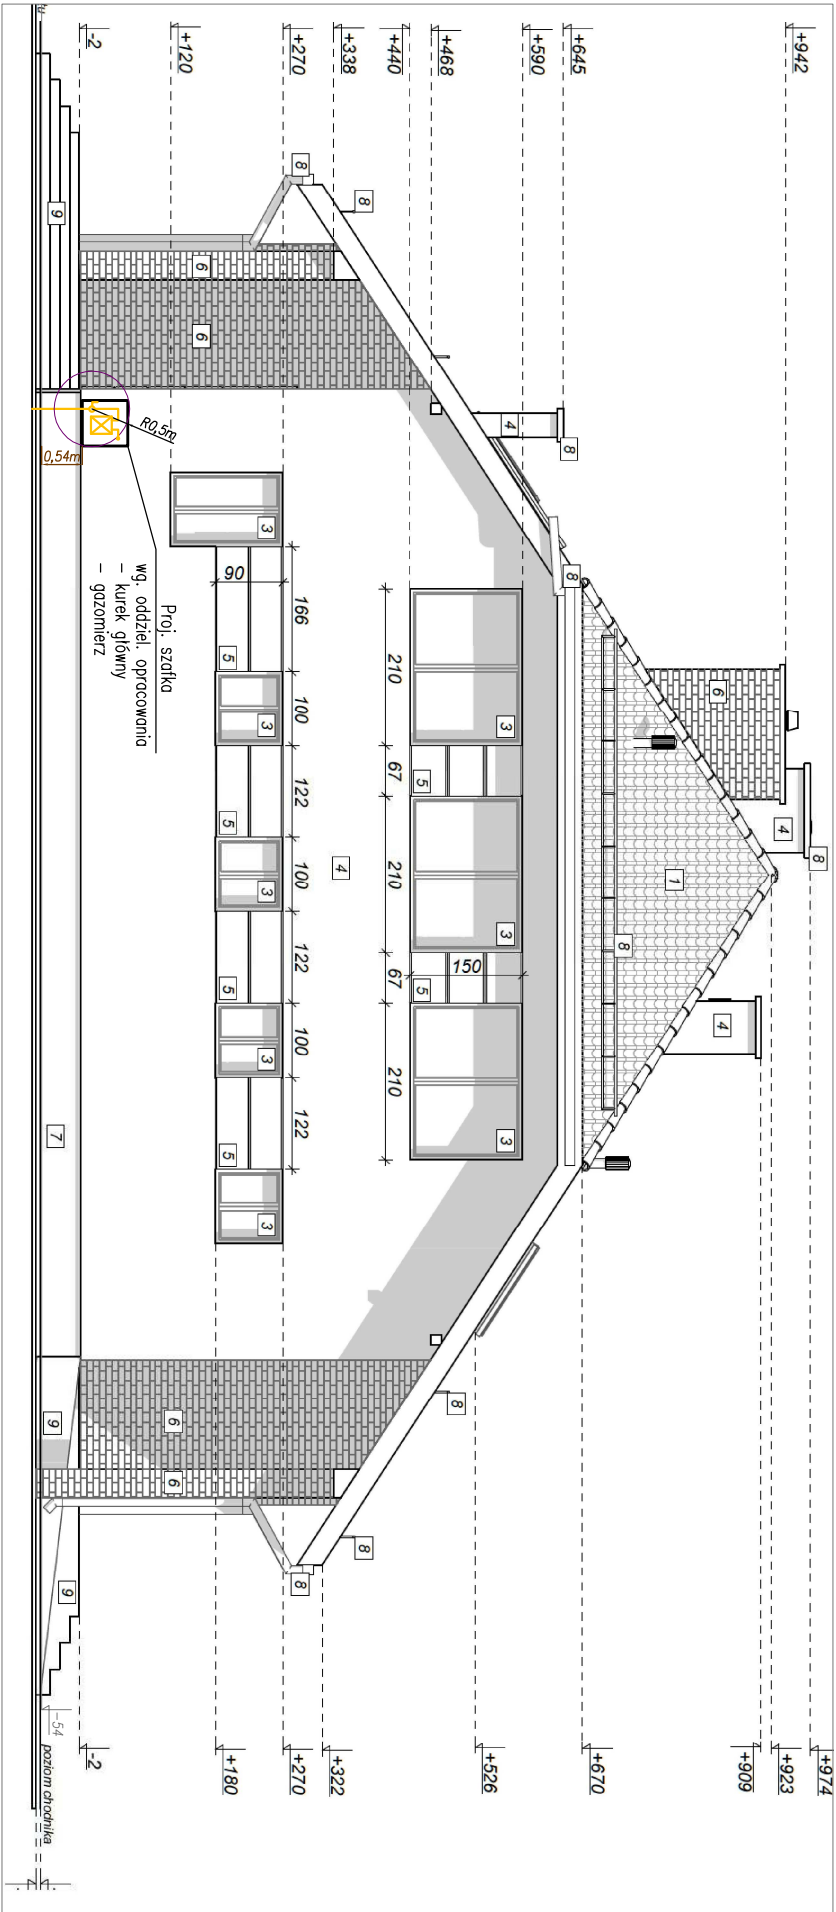

LEGENDA:

- inst. gazowa
- KG – gazowy kocioł grzewczy 110kW
- I.O. – tuleja ochronna
- DN25 – średnice przewodów stalowych
- KO – kurek odcinający
- FS – filtr siatkowy

		Pracownia projektowa ul. Słyszczka 14, 08-400 Garwolin 508 151 479 25 682 42 69 www.malydomek.pl	
Objekt / Adres Budynek zaplecza sanitaro-ozajniowego Garwolin, dz. nr 687/44 1687/48		Branża	Data
Inwestor CSiK w Garwolinie ul. Żwirki i Wigury 16, 08-400 Garwolin		Sanitarna	07.2015
Funkcja	Imię i nazwisko	Uprawnienia	Podpis
Projektujący	mgr inż. Przemysław Głazczka	LUB/0181/PWOS/09	
Nazwa rysunku:		Skala	Nr rysunku
Instalacja gazowa		1:100	S.15 rev.01
PROJEKT WYKONAWCZY			